

LEGENDA:

- **40PE** Projektowane przyłącza do budynków mieszkalnych
- **63PE** Projektowane przyłącza do budynków wielorodzinnych
- **PVC-U 160** Projektowana sieć wodociągowa
- **X** Istniejąca sieć wodociągowa do unieczynnienia
- **HP** Projektowane hydranty
- Granica działki.
- Miejsce badania gruntu.

Skala 1:500

Podpisuje się za niniejszy dokument został opracowany w wyniku pracy
 geodetycznej i kartograficznej, własną racjonalną oceną oraz techniczny wpływ
 na wydawnictwo informację o przetwarzaniu zasobów geodetycznych i kartograficznych

Organ opracowania dokumentu zasobów
 geodetycznych i kartograficznych

Starosta BARTOSZYCKI

Identyfikator wydawnictwa materiału
 zasobów – operacji technicznej

P.2019.B201.8.3

Data wykonania operacji technicznej
 do wydawnictwa materiału zasobów

2019-02-27


Z up. STAROSTY
 Inspektor Wydziału Geodezji
 i Gospodarki Nieruchomościami
 mgr inż. Robert Kazio

Zgłoszenia pracy geologicznej: GSN.65-40.126.29
wielkość arkusza: materiały
powierzchniowe:
arkusz numer: 4
długość w m: 2800m, 4300m
szerokość w m: 97,2; 103,54/3
adresy mapy: Z.19.21.21.2, Z.19.21.21.4, Z.19.21.21.3
- (akt. 2007)

Nie wykazuje się odniesień do terenów innych niż wykazanych na niniejszym raporcie uzasadnionych, które nie byłyby brane pod uwagę dla celów
a) określonych przez informacje o instytucjach zawodowych;
b) granic objętych przez informacje o celach opracowania;
nie stwierdza się odnośnie odnośnych, których wyrażenie wynika
z § 8.02 Rozporządzenia Ministra Środowiska z dnia 09-11-11
(Dz. U. 2011 Nr 263 Poz. 1572)

Stan aktualny na dzień 16.02.2019

Geodeta uprawniony
inż. Marek Barbarowicz
UPRAWNIENIA NR 20241

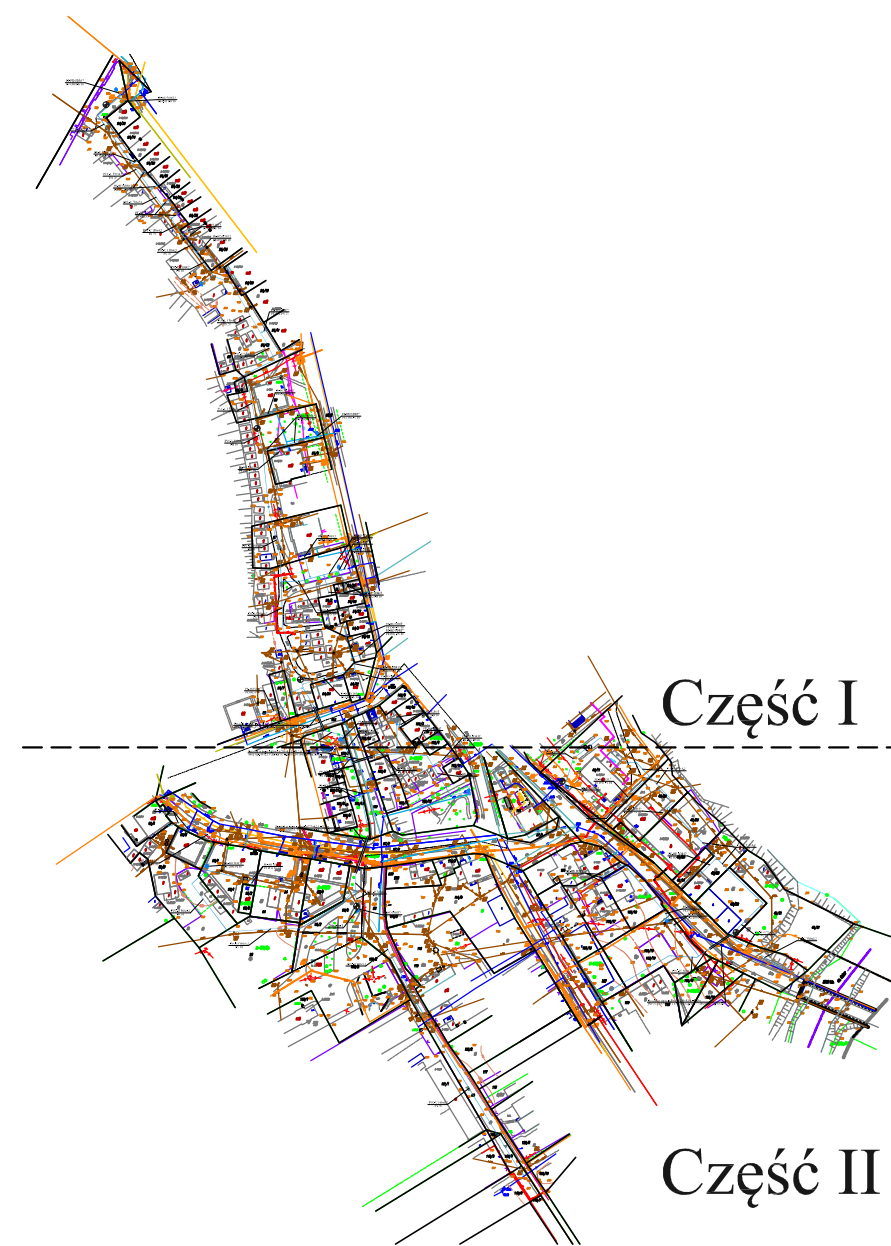

RZECZOZNAWCA
DO SPRAW ZABEZPIECZEŃ PRZECIWOPOŻAROWYCH
mer inż. Andrzej Szamreło

upr. nr 597/2014

Barłoszyce 16.04.2019r.

Zgodność projektu z wymaganiami ochrony przeciwpożarowej
stwierdzam:

bez úvay

Potwierdzam zgodność mapy sytuacyjno-wysokościowej, podkładu projekt zagospodarowania terenu z oryginałem mapy przyjętej do Państwowego Zespołu Geodezyjnego i Kartograficznego Ośrodka Dokumentacji w Bartoszycach. Identyfikator ewidencyjny P.2801.2019.83.

Stwierdzam zgodność

USŁUGI PROJEKTOWE WIMAG Tomasz Baranowski 11-200 Bartoszyce ul. Kosciuszki 18 tel. 601489411			
Przedmiot rysunku: Projekt zagospodarowania terenu - część I		Inwestor: Gmina Sępólno ul. 11-Listopada 7, 11-210 Sępólno	
Objekt: Sieć wodociągowa I przyłącza wodociągowe Adres: Sępólno.		Branża Sanitarna	Nr rys. S-1
Stadium Projektu: Projekt budowlany			
Skala 1:500	Projektant mgr inż. Tomasz Baranowski		Podpis
Data 03.2019	upr. WAM0033/PWOS/14		