
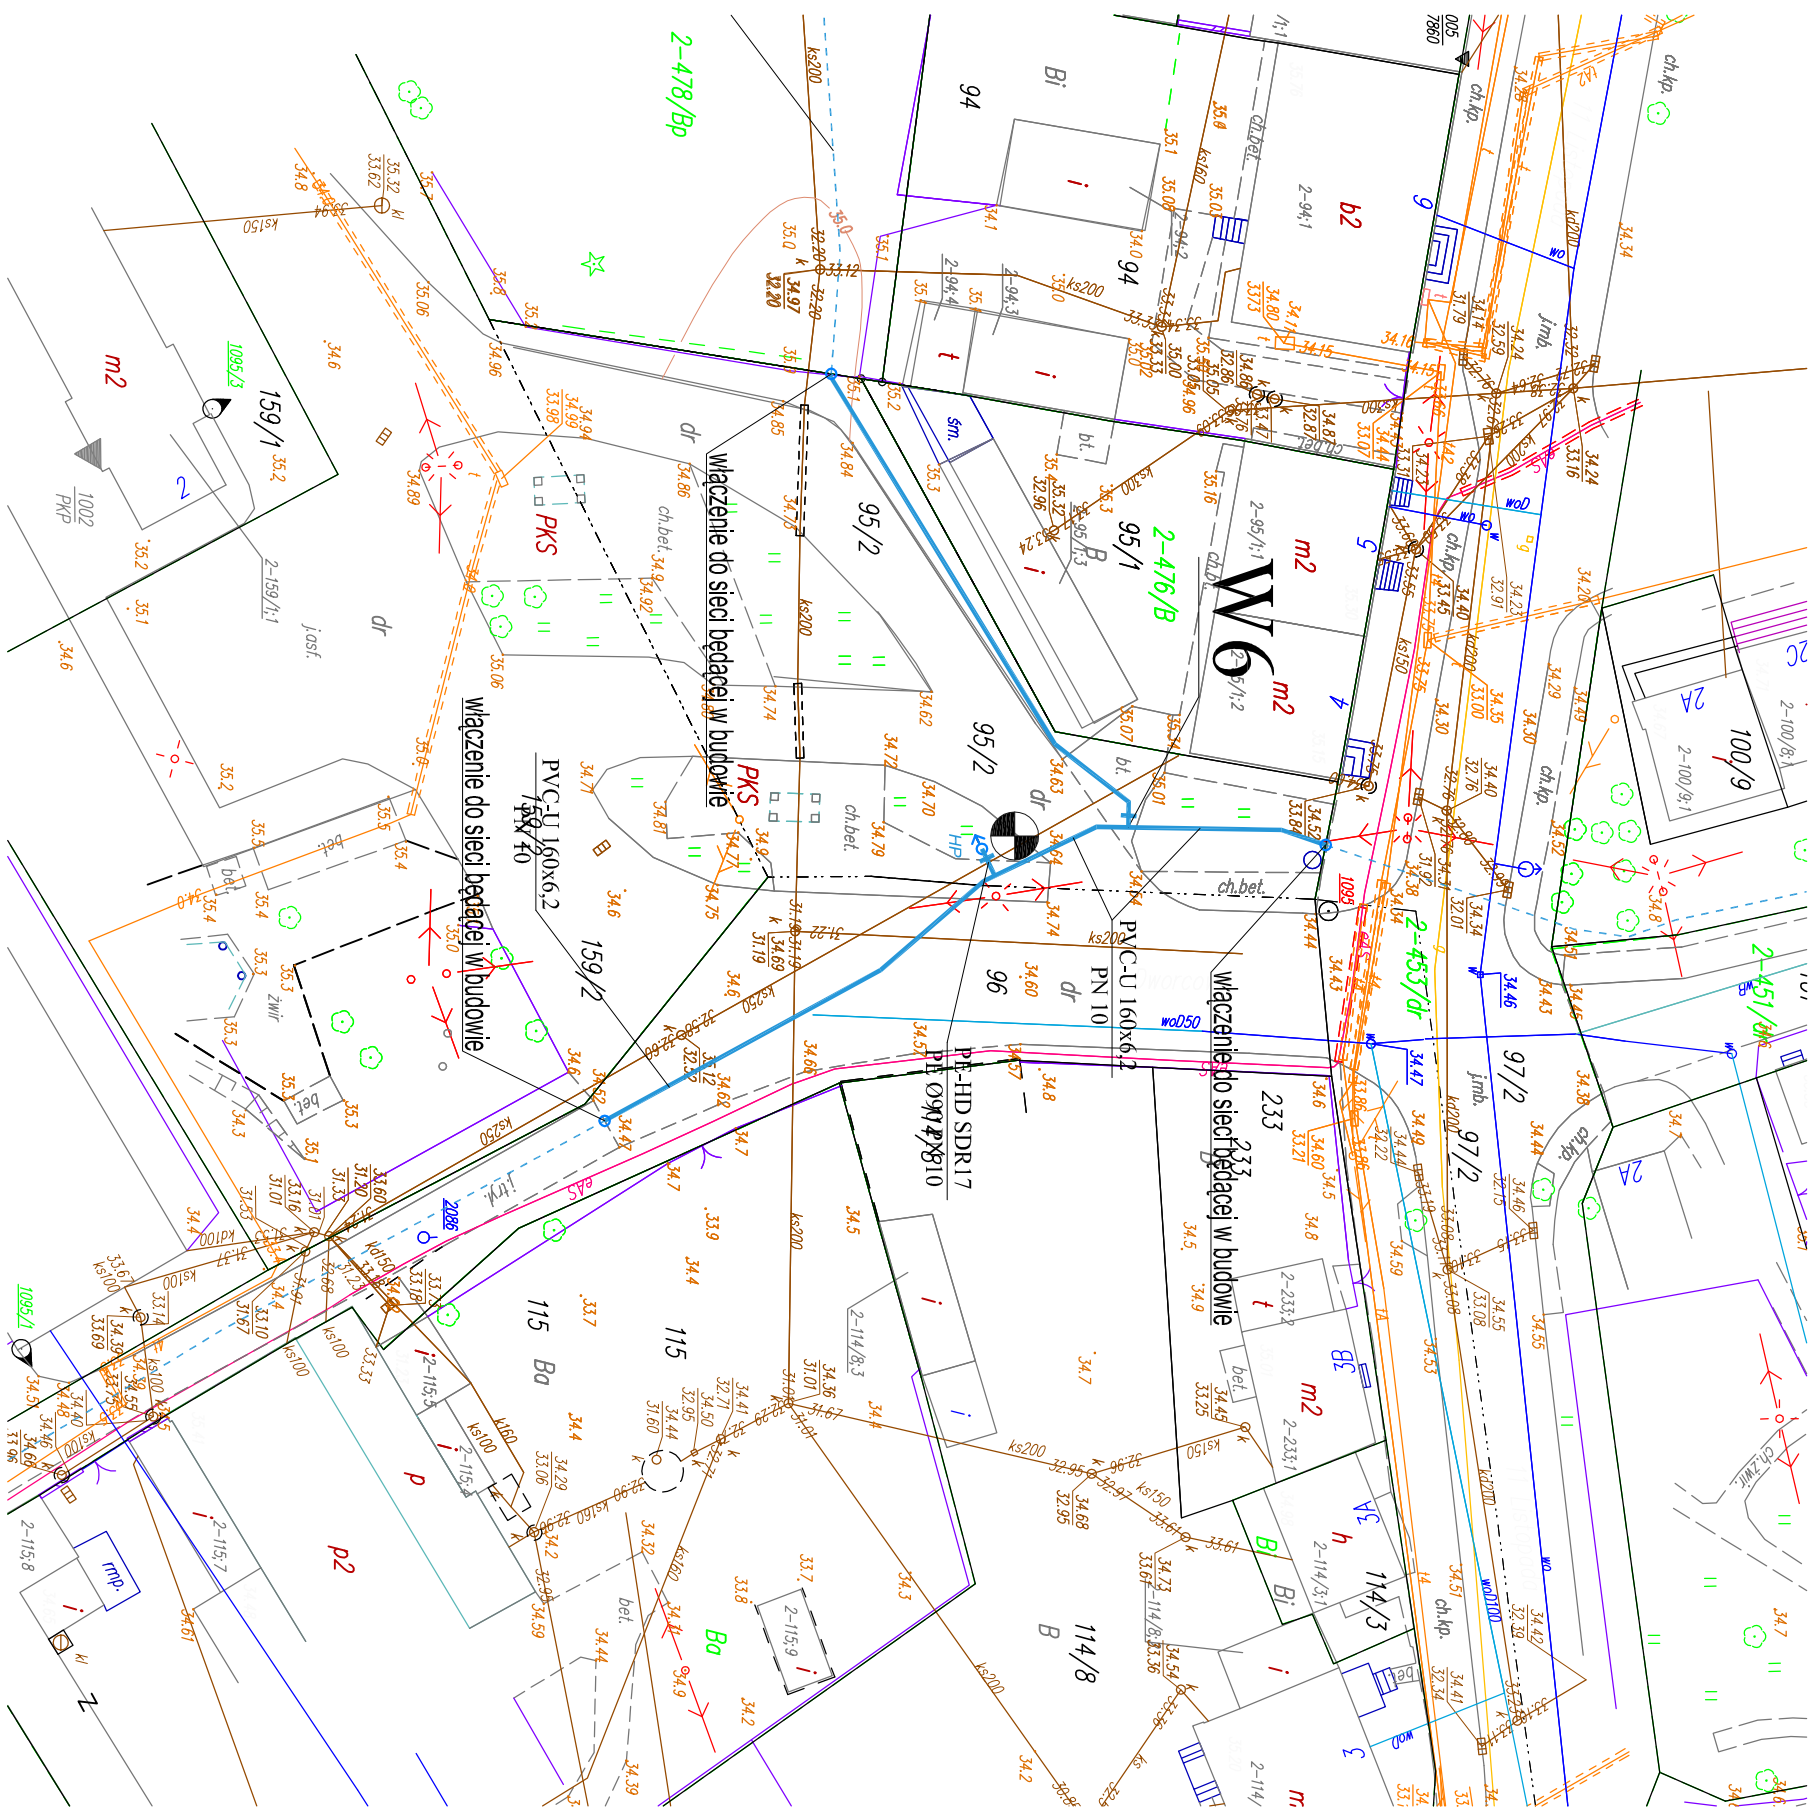


PROJEKT SIECI WODOCIĄGOWEJ
SKALA 1:500

LEGENDA:

- 160PVC Projektowana sieć wodociągowa
- 160PVC Sieć wodociągowa będąca w budowie objęta odrębnym zakresem
- Istniejąca sieć wodociągowa do unieczynnienia
- HP Projektowane hydranty
- Granica działki.
- Miejsce badania gruntu.

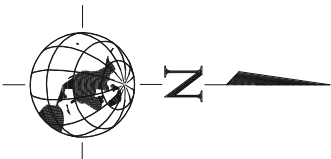

USŁUGI PROJEKTOWE WIMAG			
Tomasz Baranowski			
11-200 Bartoszyce ul. Kościuszki 18 tel. 601489411			
Przedmiot rysunku: Projekt zagospodarowania terenu	Investor: Gmina Sępól	ul. 11-Listopada 7, 11-210 Sępól	
Obiekt: Sieć wodociągowa w ul. Dworcowej	Adres: Sępól, dz. nr 96, 95/2	Branża Sanitarna	Nr rys. S-1
Stadium Projektu:			
Rysunek techniczny			
Skala 1:500	Projektant mgr inż. Tomasz Baranowski	Podpis	
Data	upr. WAW0033PWOS/14		