


"A"

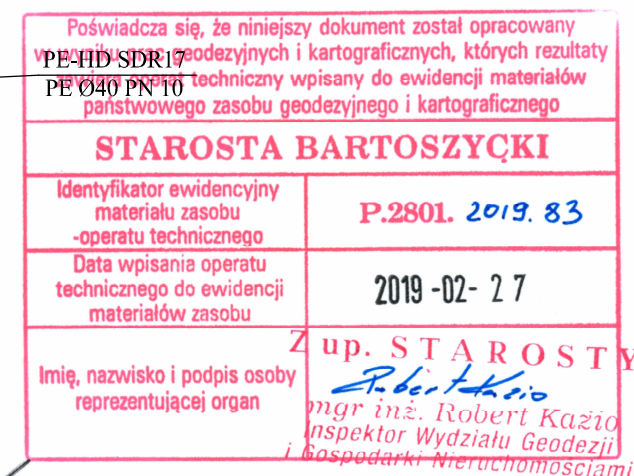

MAPA SYTUACYJNO – WYSOKOŚCIOWA
do celów projektowych
skala 1 : 500

GEODETA UPRAWNIONY
nr apr. 20241
inż. Marek Barbarowicz

Nie wyklucza się istnienia w terenie innych nie wykazanych na niniejszej mapie urządzeń podziemnych, które nie były zgłoszone do inwentaryzacji lub o których brak jest informacji w instytucjach branżowych.

Dla gruntów objętych zasięgiem niniejszej mapy do celów projektowych nie stwierdza się istnienia obciążeń, których ujawnienie wynika z § 80.6 Rozporządzenia Ministra SWiA z dnia 09-11-11 (Dz.U. 2011 Nr 263 Poz. 1572)

"B"

"C"

Łączy ark nr 2

W4

W4a

złazisko w rurze stalowej $\phi 273 \times 4,0$ L=3,3m
 łożysko typu BR45, 15 elementów na płoche 12 obwodów na r

Przecisk w rurze stalowej $\phi 159 \times 4,0$ L=11,0m
płozu typu BR25, 8 elementów na płożę, 10 obw.

PROJEKT SIECI WODOCIĄGOWEJ
SKALA 1:500

LEGENDA:

-  Projektowane przyłącza do budynków mieszkalnych
- Projektowane przyłącza do budynków wielorodzinnych
-  Projektowana sieć wodociągowa
-  Istniejąca sieć wodociągowa do unieczynnienia
-  Projektowane hydranty
-  Granica działki.
-  Miejsce badania gruntu.



Potwierdzam zgodność mapy sytuacyjno-wysokościowej, podkładu projektu zagospodarowania terenu z oryginałem mapy przyjętej do Państwowego Zasobu Geodezyjnego i Kartograficznego Ośrodka Dokumentacji w Bartoszycach. Identyfikator ewidencyjny P.2801.2019.83.

Stwierdzam zgodność
kopii z oryginałem

USŁUGI PROJEKTOWE WIMAG
Tomasz Baranowski
Bartoszyce ul. Kościuszki 18 tel. 60

Przedmiot rysunku: Projekt zagospodarowania terenu - część I		Inwestor: Gmina Sepolów ul. 11-Listopada 7, 1-210 Sepolów	
Opis: Budowa sieci wodociągowej rozdzielczej na terenie Środniośliska Sepolowa		Branża:	Nr rys.
Adres: dz nr 46/11, 46/24, 46/25, 46/26, 46/30, 54/3, 54/7, 54/9, 54/14, 54/16, 54/20, 54/22, 54/26, 54/30, 54/31, 54/33, 54/34, 54/38, 54/42, 54/43, 56, 57, 58, 91/1, 91/2, 91/2, 92, 93/1, 95/2, 96, 97/2, 100/3, 100/10, 101, 102/11, 102/15, 103, 106/17, 106/18, 106/19, 107, 113/1, 149/4, 149/6, 150/1, obrebn nr 2, miasto Sepolów		Sanitarna	S-1

Studium Projektu:		
Projekt budowlano-wykonawczy		
Skala 1:500	Projektant: mgr inż. Tomasz Baranowski upr. WAM0033/PWOS/14	Podpis
Data 05.2019	Sprawdzający: mgr inż. Aleksandra Baran upr. WAM0035/POOS/14	Podpis