


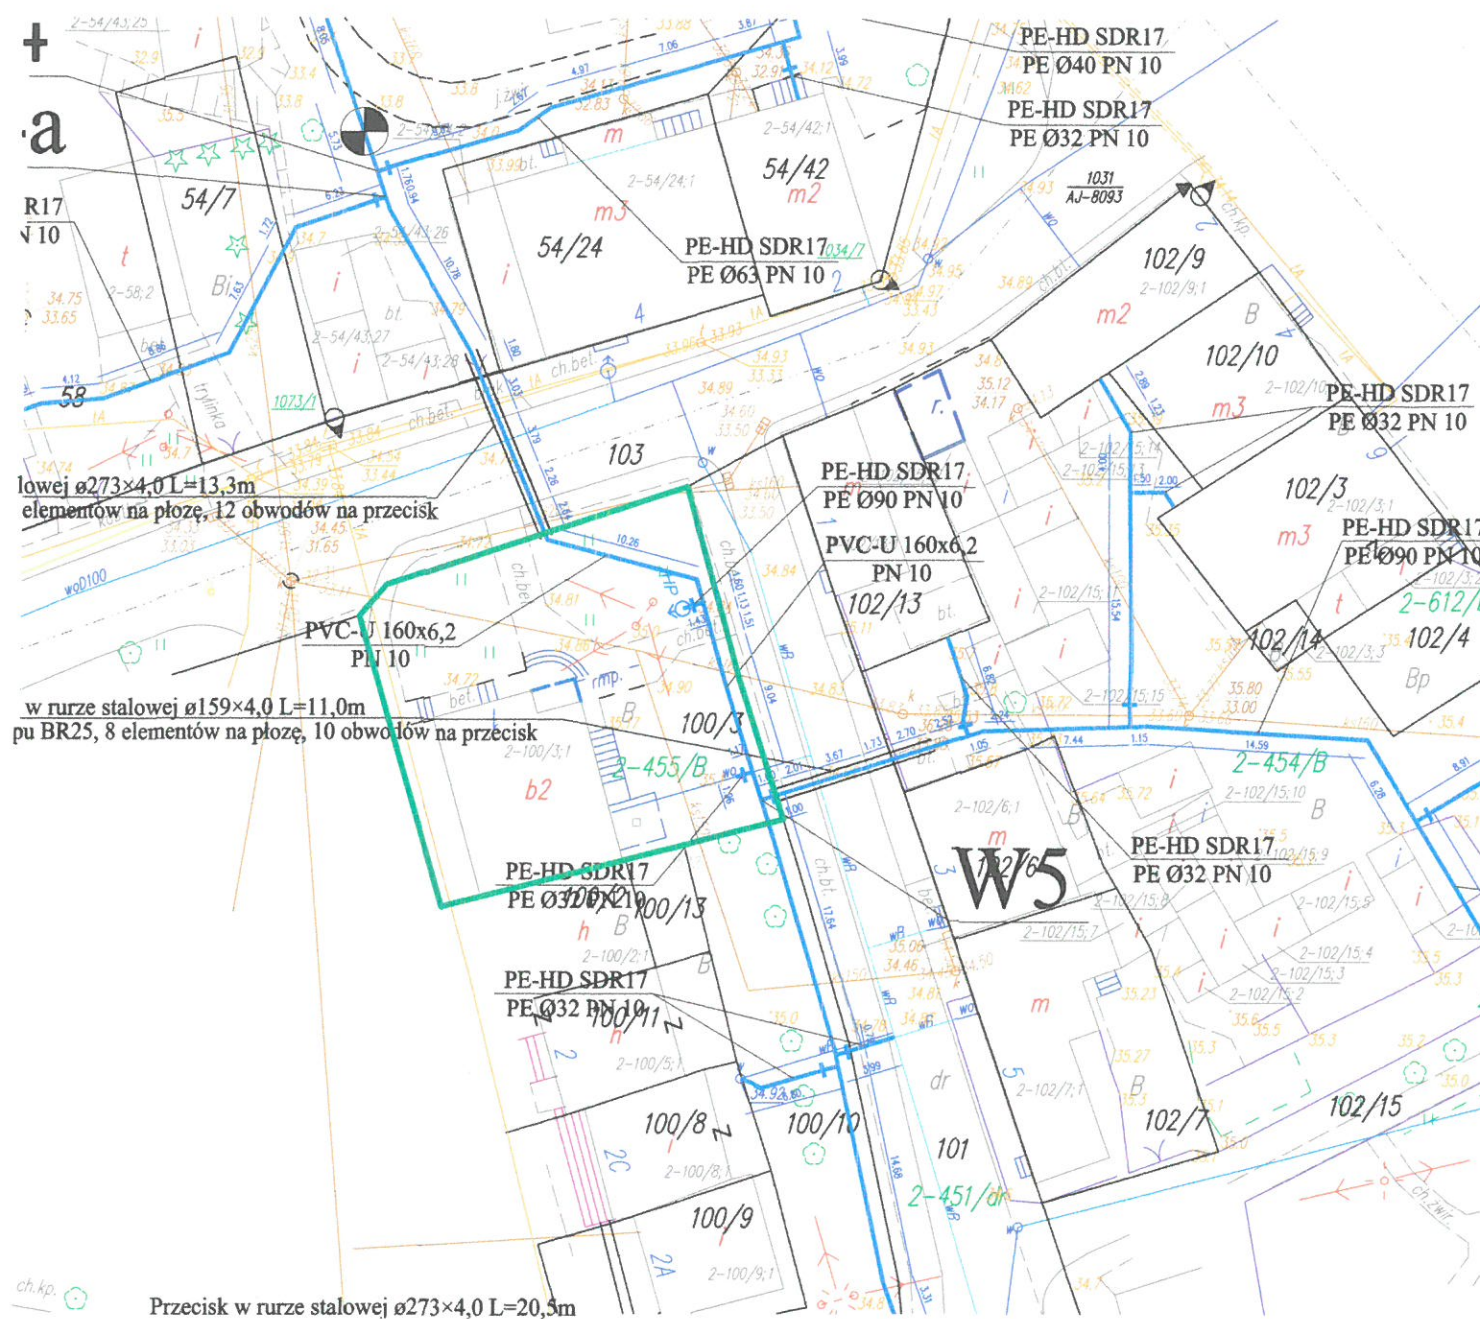

Przecisk w rurze stalowej $\varnothing 273 \times 4,0$ L=20,3m

Potwierdzam zgodność mapy sytuacyjno-wysokościowej, podkładu projektu zagospodarowania terenu z oryginałem mapy przyjętej do Państwowego Zasobu Geodezyjnego i Kartograficznego Ośrodka Dokumentacji w Bartoszycach. Identyfikator ewidencyjny P.2801.2019.83.

Stwierdzam zgodność kopii z oryginałem

PROJEKT SIECI WODOCIĄGOWEJ SKALA 1:500

LEGENDA:

- 32PE Projektowane przyłącza do budynków mieszkalnych jednorodzinnych
- 50PE Projektowane przyłącza do budynków wielorodzinnych
- 160PVC Projektowana sieć wodociągowa
- ✕ Istniejąca sieć wodociągowa do unieczynnienia
- HP Projektowane hydranty
- Granica działki.
- ⊙ Miejsce badania gruntu.



MAPA SYTUACYJNO-WYSOKOŚCIOWA DO CELÓW PROJEKTOWYCH

Skala 1:500
Akrusze 1-2

STAROSTWO POWIATOWE
w BARTOSZYCACH
11-200 Bartoszyce
ul. Piłsudskiego 1
ul. Piłsudskiego 1

Poświadczam, że niniejszy dokument został opracowany w wyniku prac geodezyjnych i kartograficznych, których rezultaty zawiera operat techniczny wpisany do ewidencji materiałów państwowego zasobu geodezyjnego i kartograficznego	
Organ prowadzący państwowy zasób geodezyjny i kartograficzny	STAROSTA BARTOSZYCKI
Identyfikator ewidencyjny materiału zasobu – operatu technicznego	P.2801.2019.83
Data wpisania operatu technicznego do ewidencji materiałów zasobu	2019-02-27
Imię, nazwisko i podpis osoby reprezentującej organ	Z up. STAROSTY Inspektor Wydziału Geodezji i Gospodarki Nieruchomościami mgr inż. Robert Kazio

Zgłoszenia pracy geodezyjnej: GGN.6640.126.2019
województwo warmińsko-mazurskie
powiat bartoszycki
miasto Sępólno, 280106_4
obręb nr 2, 280106_4.0002
działka numer 96, 97/2, 103, 54/3
arkusz mapy 7.219.21.21.2.3, 7.219.21.21.4.1, 7.219.21.4.3
- (ukł. 2000/7)

Nie wyklucza się istnienia w terenie innych nie wykazanych na niniejszej mapie urządzeń podziemnych, które nie były zgłaszane do inwentaryzacji lub o których brak jest informacji w instytucjach branżowych.
Dla gruntów objętych zasięgiem niniejszej mapy do celów projektowych nie stwierdza się istnienia obciążeń, których ujawnienie wynika z § 80.6 Rozporządzenia Ministra ŚWA z dnia 09-11-11 (Dz. U. 2011 Nr 263 Poz. 1572)

Za zgodność z oryginałem

Stan aktualny na dzień 16.02.2019

Wykonawca:

GEODETA UPRAWNIONY
inż. Marek Barbarowicz
UPRAWNIENIA NR 20241

14.05.2019
DATA PODPIS

USŁUGI PROJEKTOWE WIMAG

Tomasz Baranowski
11-200 Bartoszyce ul. Kościuszki 18 tel. 601489411

Przedmiot rysunku: Projekt zagospodarowania terenu		Inwestor: Gmina Sępólno ul. 11-Listopada 7, 11-210 Sępólno	
Obiekt: Sieć wodociągowa i przyłącza wodociągowe Adres: Sępólno, dz. nr 94		Branża Sanitarna	Nr rys. S-1
Stadium Projektu: Projekt budowlany			
Skala 1:500	Projektant mgr inż. Tomasz Baranowski upr. WAM0033/PWOS/14	Podpis	
Data 03.2019			